



ステンレス製蓋

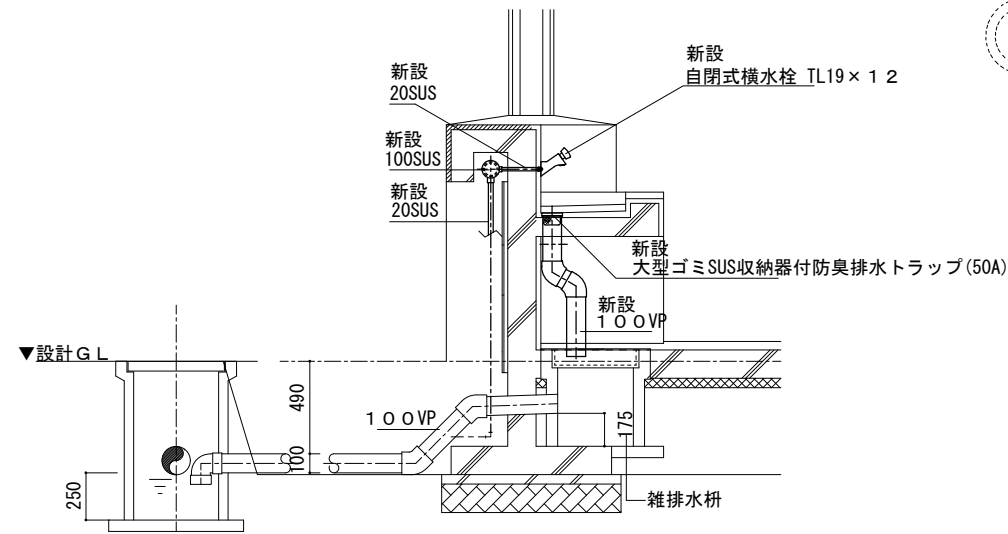


- 雑排水枘 450φ x 450H (SUS製蓋) x 4 (泥溜 175H)
- 大型ゴミSUS収納器付防臭排水トラップ (50A) x 4
- 自閉式横水栓 TL19 x 12

- 水抜栓 40φ x 1,200H BOX (B3-B)
- 量水器 (20mm) 仕切弁 40φ 量水器枘 (MC-1) 750H

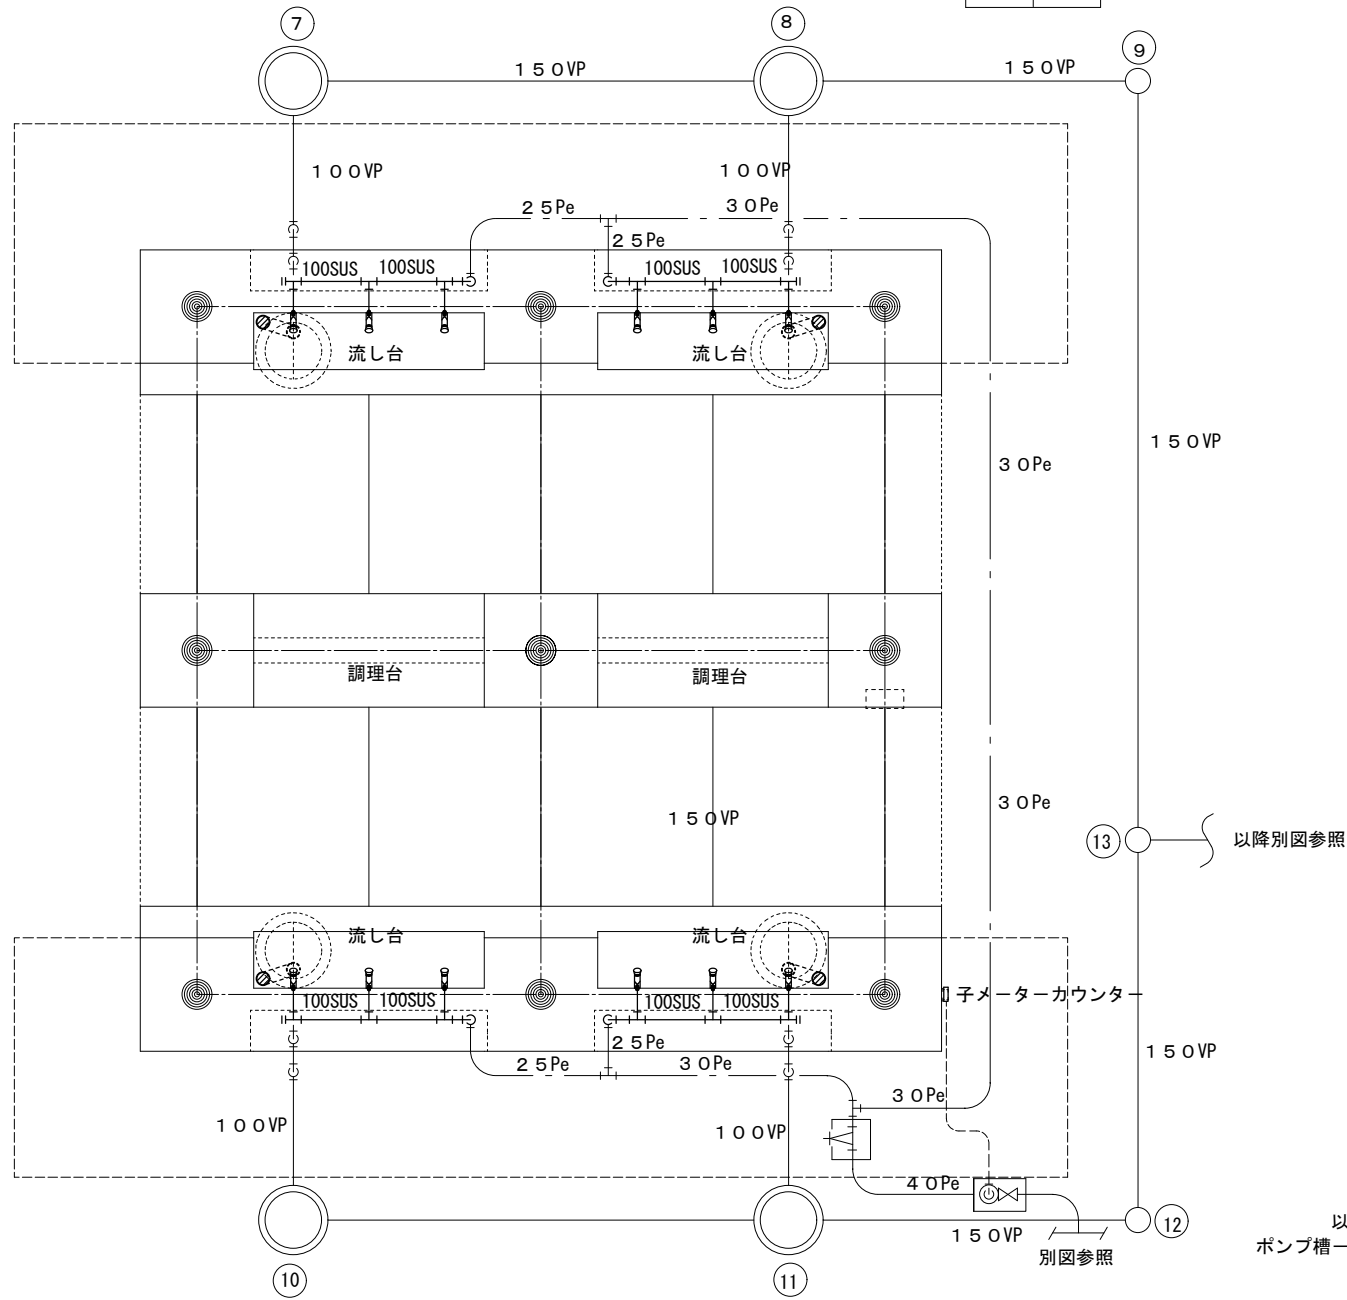

炊事棟 1 給排水設備平面図 A1:1/30 A3:1/60

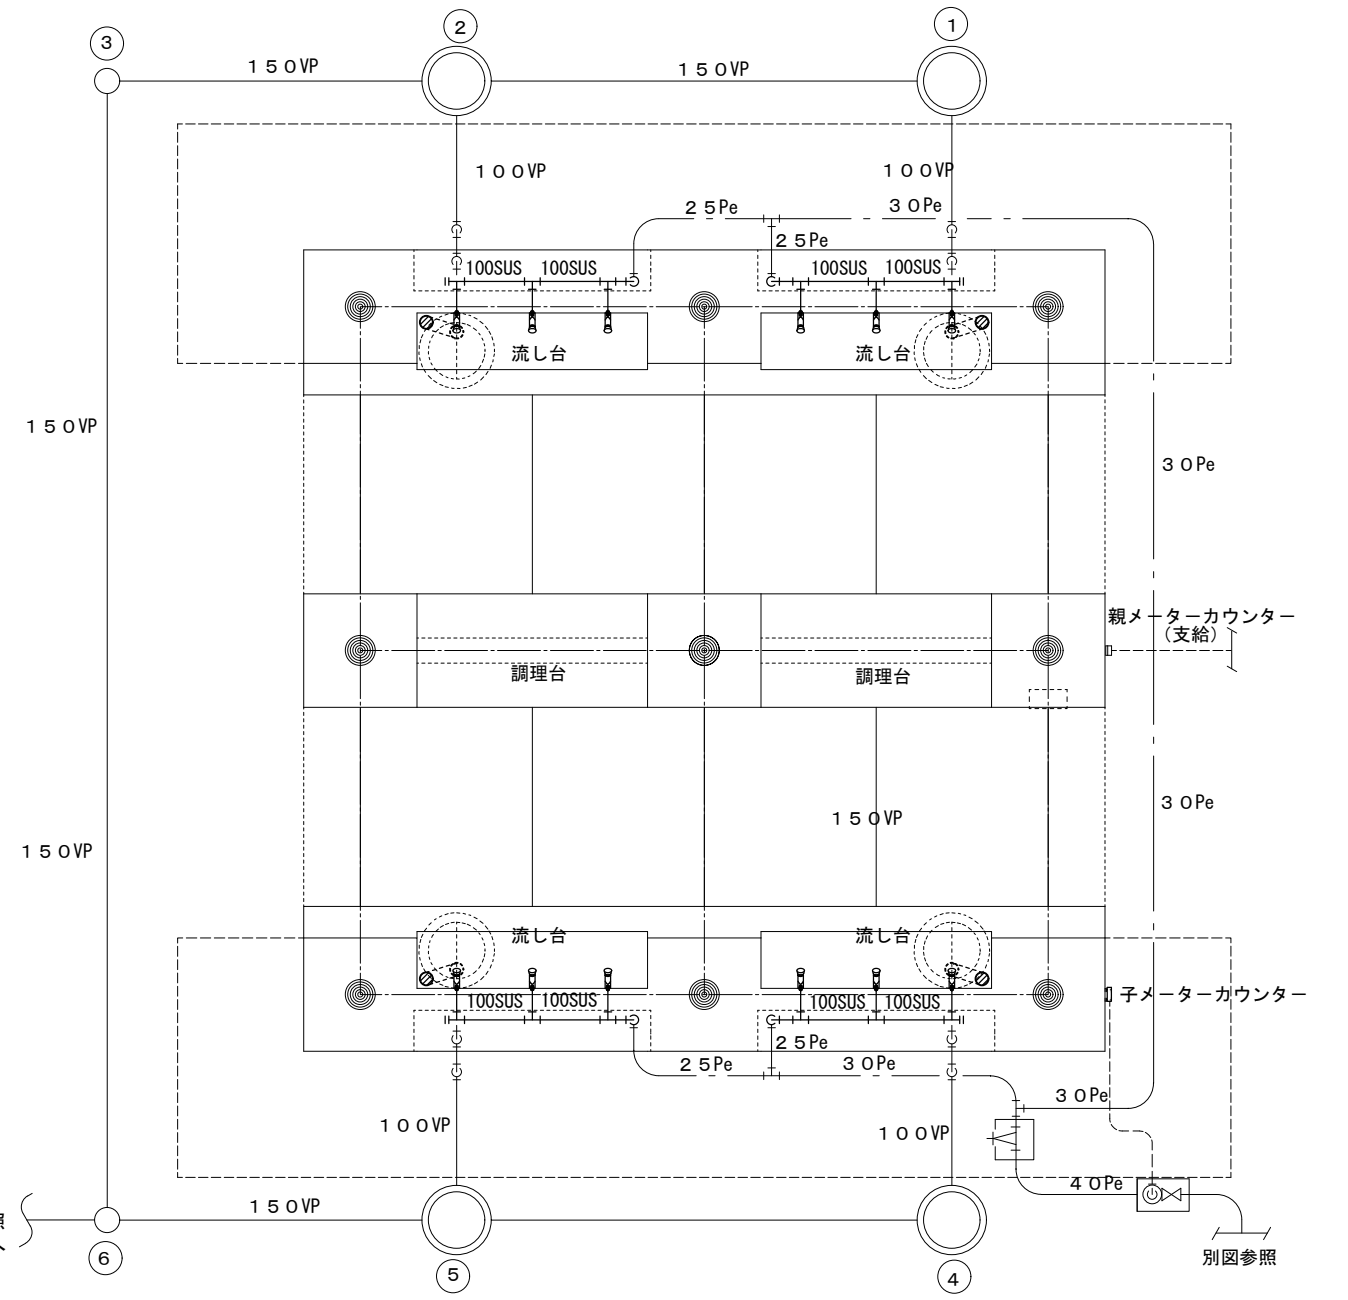

炊事棟 2 給排水設備平面図 A1:1/30 A3:1/60

備考	 1級建築士事務所 北海道知事登録 第2101号 チカラ総合設計株式会社	1級建築士 建設大臣登録 177664号 若本 隆志	工事名 ニセコ積丹小樽海岸国定公園 野塚野営場公衆トイレ等再整備工事 図面名 炊事棟1・2 給排水設備平面図	図番 ND2	承認	機械 02
				縮尺 A1:1/30 A3:1/60	担当	
				年月日 R06.03.01		